



PLANTA BAJA. COTA 0 m

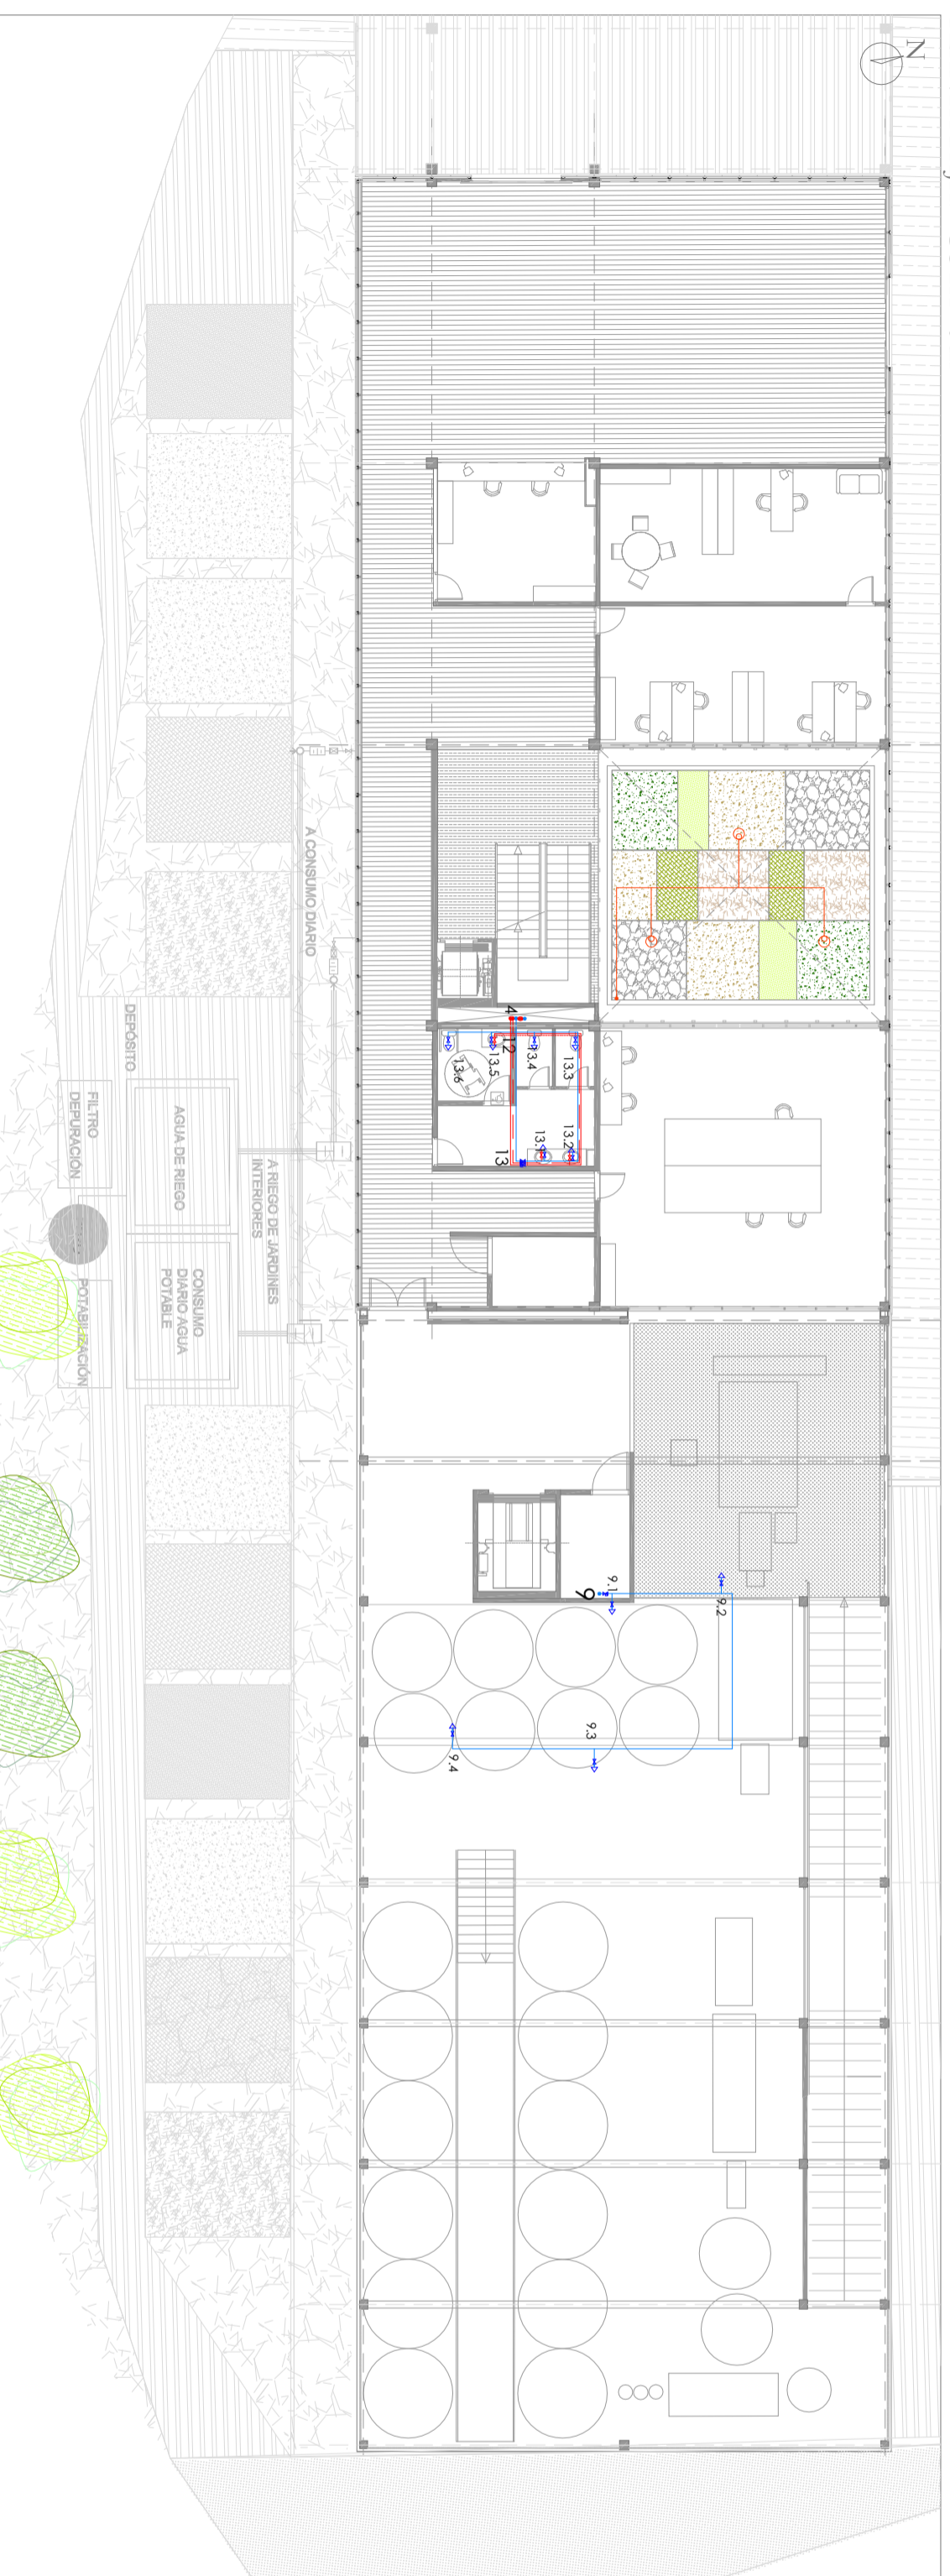


LEYENDA DE FONTANERIA

	Acometida a la red
	Llave de toma
	Arqueta de registro
	Llave de acometida
	Contador general colocado
	Llave de paso
	Llave de paso con grifo de vaciado
	Filtro
	Valvula de retención
	Depósito acumulador
	Grifo de comprobación
	Purgador
	Canalización de Polipropileno A.F.
	Canalización de Polipropileno A.C.
	Canalización de Polipropileno A.C.R.
	Montantes
	Hidronezadores
	Toma de agua fría
	Control temperatura piscina
	Programador
	Canalización de Polietileno
	Línea de control eléctrico
	Valvula de control
	Riego por goteo
	Grupo de presión
	Pazo de registro
	Arqueta de reparo


PLANTA ALTA. COTA +4,5 m

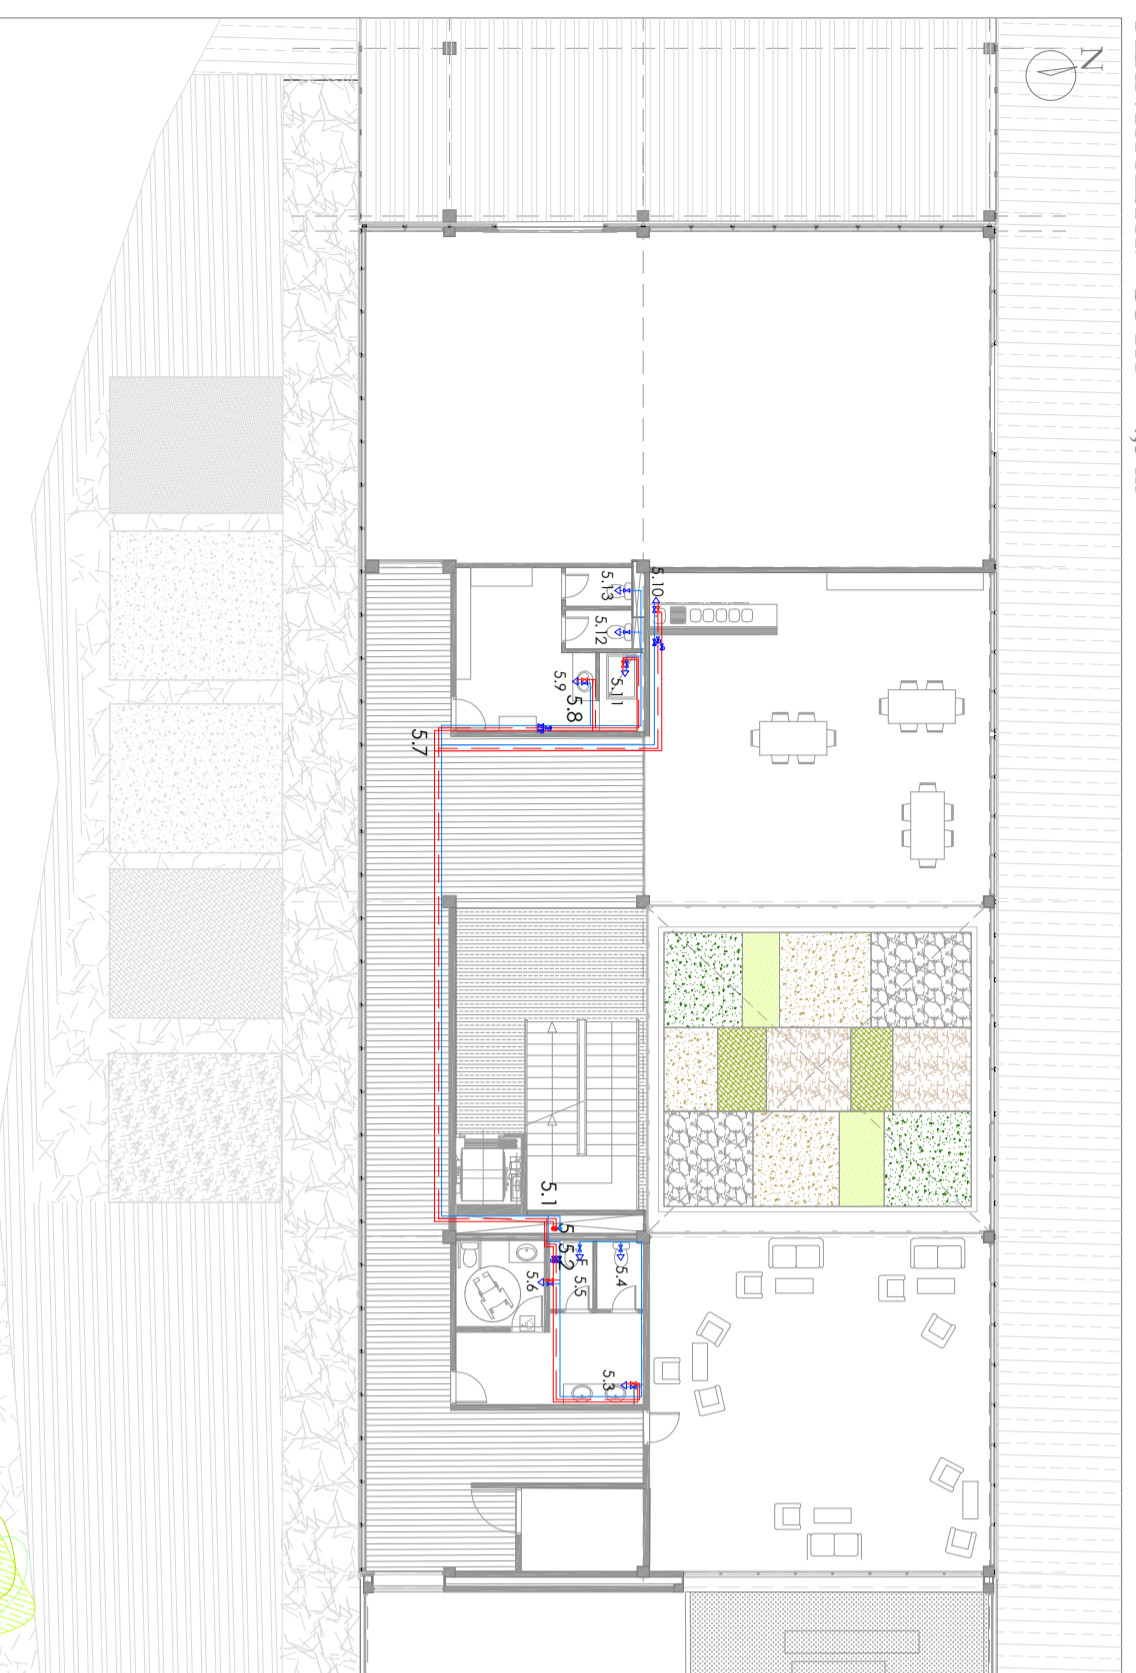

DEPOSITO ACUMULADOR COLOCADO

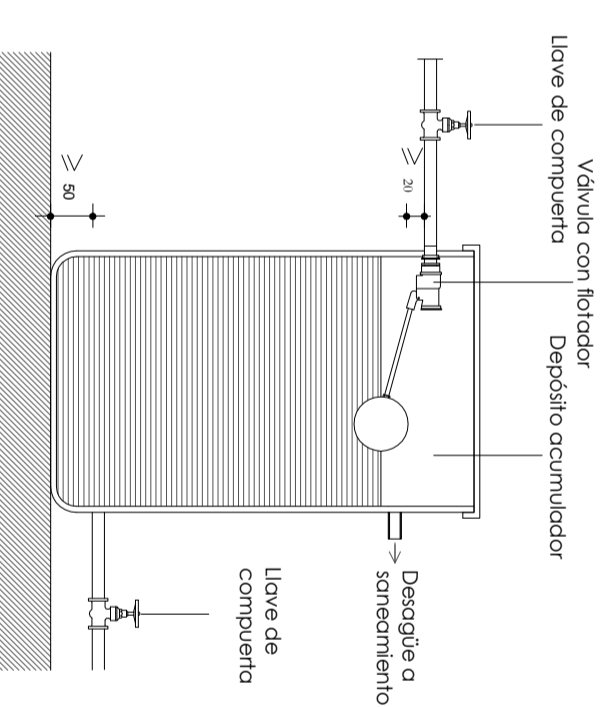

GRUPO DE PRESION INSTALADO

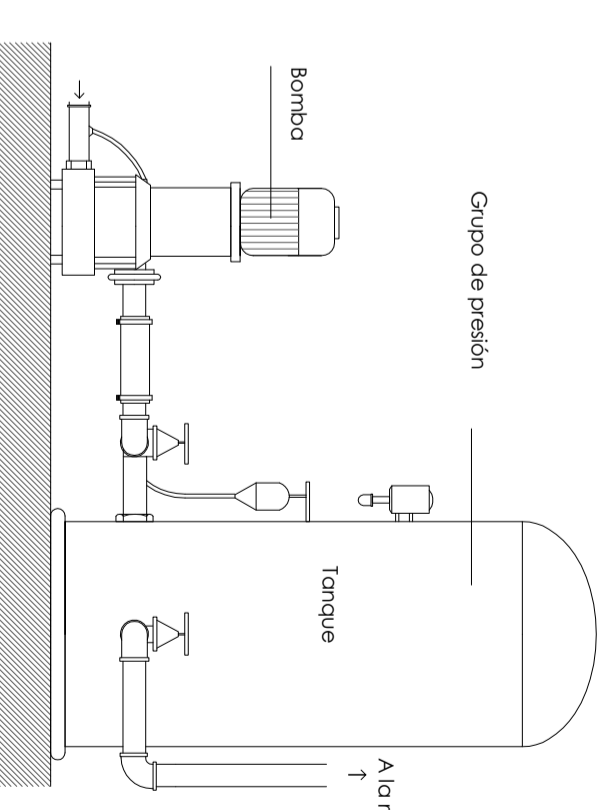

	Universidad de Almería.	E.S.I.	Escuela Superior de Ingeniería
	DEPARTAMENTO: Ingeniería Rural		
PROYECTO: DISEÑO Y CONSTRUCCIÓN DE UNA BODEGA CON CUBIERTA SOLAR PARA ELABORACIÓN DE VINOS GEMEROSOS		REALIZADO: Rodríguez Requena, Pilar	
PLANO: AGUA FRÍA Y AGUA CALIENTE SANITARIA. PLANTA BAJA Y ALTA.		HECHA: Junio 2011	ESCALA: 1/200
		FIRMA:	N° PLANO: Nº23